


DATE: P:\02\_T\0922\Pro\0922-17-035-NW-Be-ml\_Erprather Str\_Linie\090-Pläne\A\0\0\01\_Genehmigungsplanung\17-035-04-KL.dwg - LAYOUT: KL

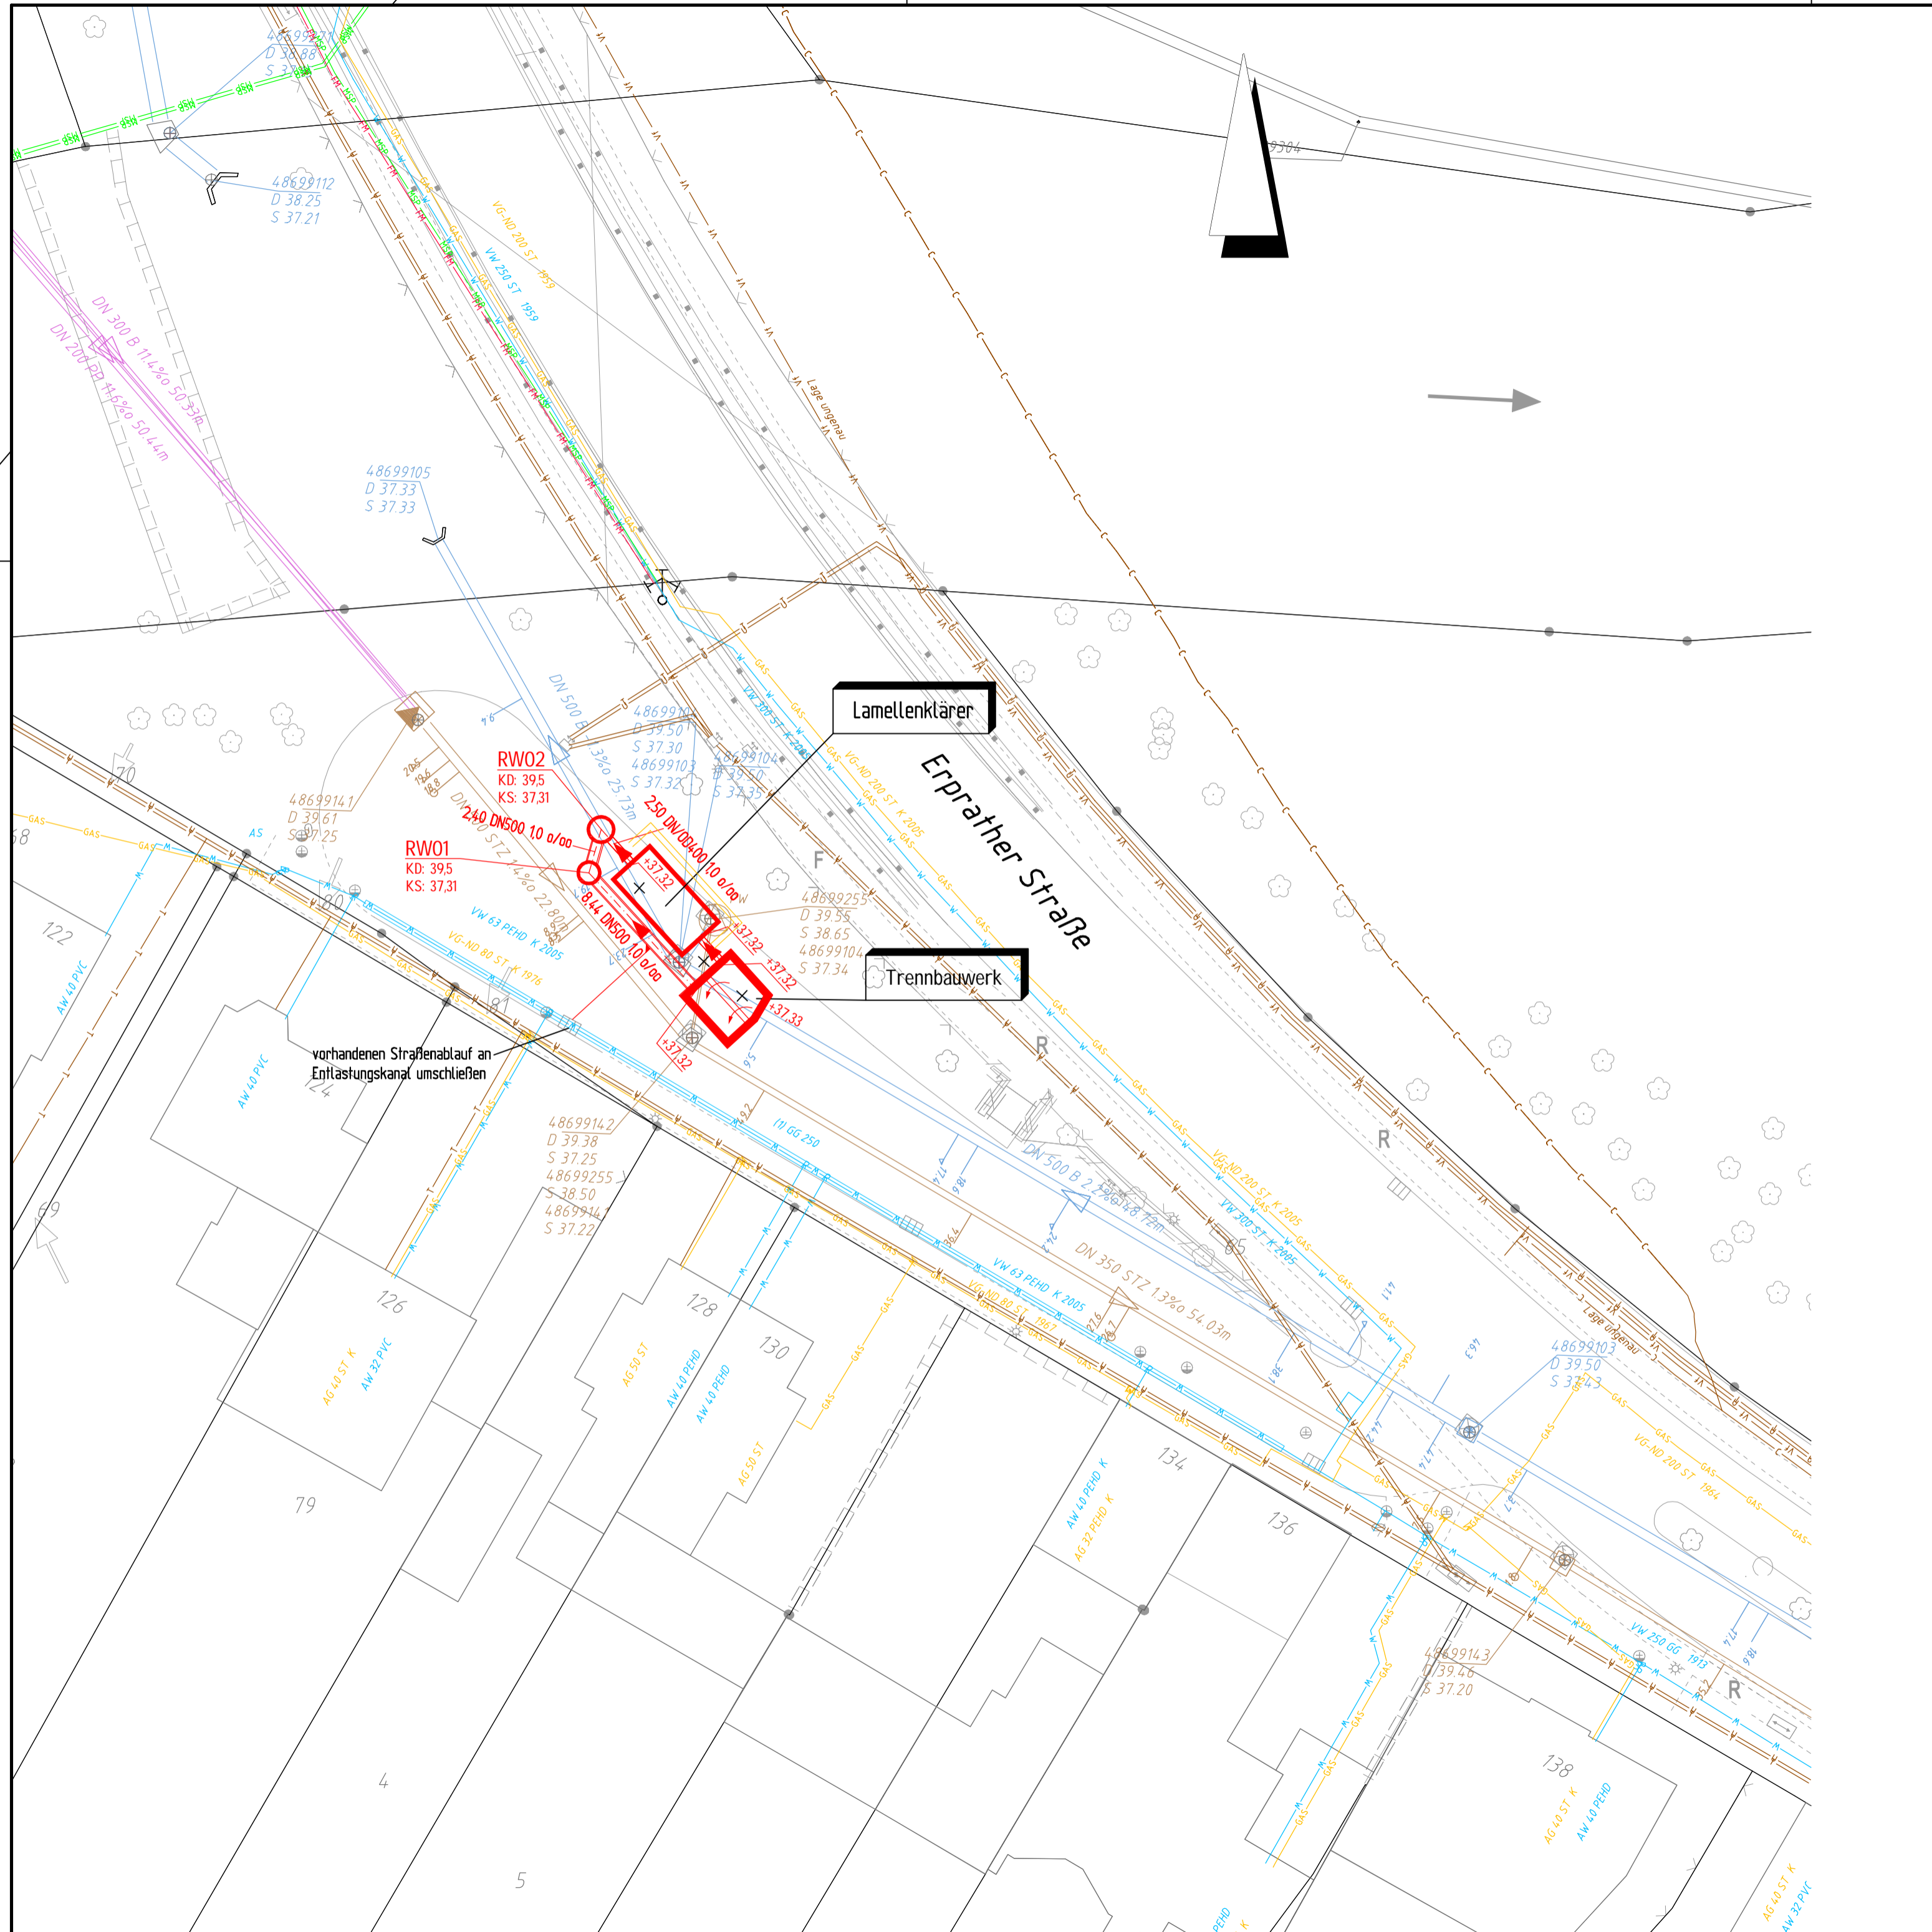

### Legende

- Gasleitung vorh. — GAS — GAS — GAS
- Wasserleitung vorh. — W — W — W
- Stromleitung Mittelspannung vorh. — MSP — MSP — MSP
- TELEKOM-Kabel vorh. — T — T — T
- NET COLOGNE-Kabel vorh. — C — C — C
- Unitymedia-Kabel vorh. — U — U — U
- Vodafone-Kabel vorh. — Vf — Vf — Vf
- Fernmeldekabel vorh. — FM — FM — FM

- vorh. Regenwasserkanal DN 500 B 2.2‰ 48.72m 48699103  
D 39.50  
S 37.43
- vorh. Mischwasserkanal DN 400 Stz 2.2‰ 48.20m 4868833  
D 39.50  
S 37.43
- vorh. Schmutzwasserkanal DN 200 Stz 2.2‰ 48.20m 4868624  
D 39.50  
S 37.43
- gepl. Regenwasserkanal 8,00 DN500 22,0 ‰/‰ RW01  
KD: 39,16  
KS: 37,30

| Index | Datum | Gegenstand der Änderung | Bearbeitet | Gezeichnet | Geprüft |
|-------|-------|-------------------------|------------|------------|---------|
|       |       |                         |            |            |         |

**SWECO**

Sweco GmbH  
Münsterstraße 244 - 248  
40470 Düsseldorf  
Deutschland

Telefon: +49 (0)211 94473-0  
Fax: +49 (0)211 94473-40  
E-Mail: duesselort@sweco-gmbh.de  
Website: www.sweco-gmbh.de

Zertifiziert durch die TÜV Rheinland Cert GmbH (www.tuv.com, ID 91086220710)  
nach ISO 9001:2008, ISO 14001:2004, OHSAS 18001:2007

Proj.-Nr. 17-035  
Blatt-Nr. KG02  
gez. NMA  
bearb. HFS  
Datum 12.07.2018

## InfraStruktur Neuss

Anstalt des öffentlichen Rechts

|              |  |                                   |                |
|--------------|--|-----------------------------------|----------------|
| Projekt      | NW-Behandlungsanlage<br>Erprather Straße / Weckhoven |                                   |                |
| Bauabschnitt | -Entwurfs- und Genehmigungsplanung-                  |                                   |                |
| Darstellung  | Lageplan   |                                   |                |
| Maßstab:     | 1 : 250  | Projekt-Nr.:                      | 17-035         |
|              |  | Blatt-Nr.:                        | KG02           |
| Neuss, den   | 13.11.2018   | Geprüft                           | Bereichsleiter |
| Bearbeitet   |  | gez.: Untulis                     |                |
| Gezeichnet   |  | Abteilungsleiter<br>gez.: Wermter |                |